


PIANTA CAMPO DA CALCIO
Scala 1:500

Stato Attuale

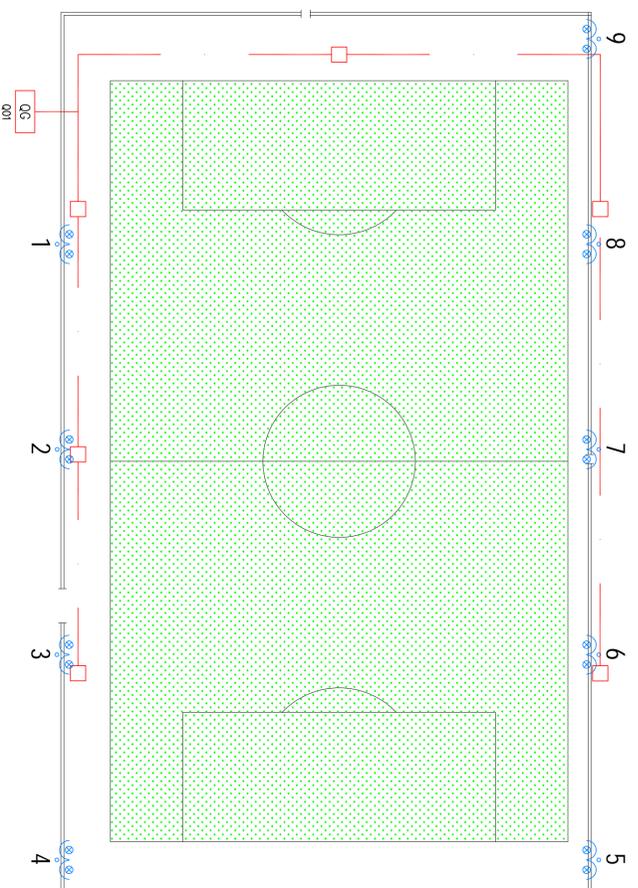

LEGENDA COLORI

	Impianto di Terra
	Distribuzione
	Impianto Illuminazione
	Impianto Illuminazione di Emergenza
	Impianto Forza Motrice
	Impianti Speciali
	Impianto Antincendio

LEGENDA TRATTI

	Canala metallica
	Canala p.v.c. a pile compatti
	Tubo INOX
	Tubo p.v.c. fossa esterna
	Tubo p.v.c. fossa incassata
	Cavidotti interrali
	Corda in rame imp. di terra

LEGENDA SIMBOLI

Simbolo	Descrizione
	Quadro elettrico
	Gruppo soccorritore da 2500VA
	Torrefaro h=19m con n°4 corpi illuminanti Exodon SM JMJ2000W
	Contatore Enel
	Corpo illuminante tipo Punto della Disano da 500W alimentato dal soccorritore
	Prozello omphralia 50x50 cm



PROGETTO ESECUTIVO
IMPIANTI ELETTRICI

CLIENTE:

U.S. SOAVE
VIA DONATORI DI SANGUE
SOAVE DI PORTO MANTOVANO (MN)

OGGETTO:

STATO ATTUALE ILLUMINAZIONE
CAMPO DA CALCIO
SITO IN SOAVE DI PORTO MANTOVANO

TIPO DI DOCUMENTO:

DISEGNO PLANIMETRICO

Il Tecnico:

Ferretti Por. Ind. Maurizio

Scala: 1:100 cm

Plot: 1:10

File: 23472-PL01-PE campo sportivo.dwg

Tavola
Numero:

PL02

rev.	data	descrizione	elaborato	Control/Approv
0	29/10/2015	PRIMA EMISSIONE	Kujlm	FM

Via Parigi,30 - 46047 Porto Mantovano (MN) - Tel. 0376 396667 - Fax 0376 396668
e-mail: info@studio-ferretti.it - maurizio.ferretti@pec.epi.it - oronno.ferretti@pec.epi.it
PROGETTAZIONE E DIREZIONE DEI LAVORI PER IMPIANTI ELETTRICI E FOTOVOLTAICI NEGLI EDIFICI ED INDUSTRIALI
PROGETTAZIONE ILLUMINAZIONE PUBBLICA - PROGETTAZIONE IMPIANTI DOMOTICI - VERIFICHE - COLLAUDI - STIME PERIZIE